


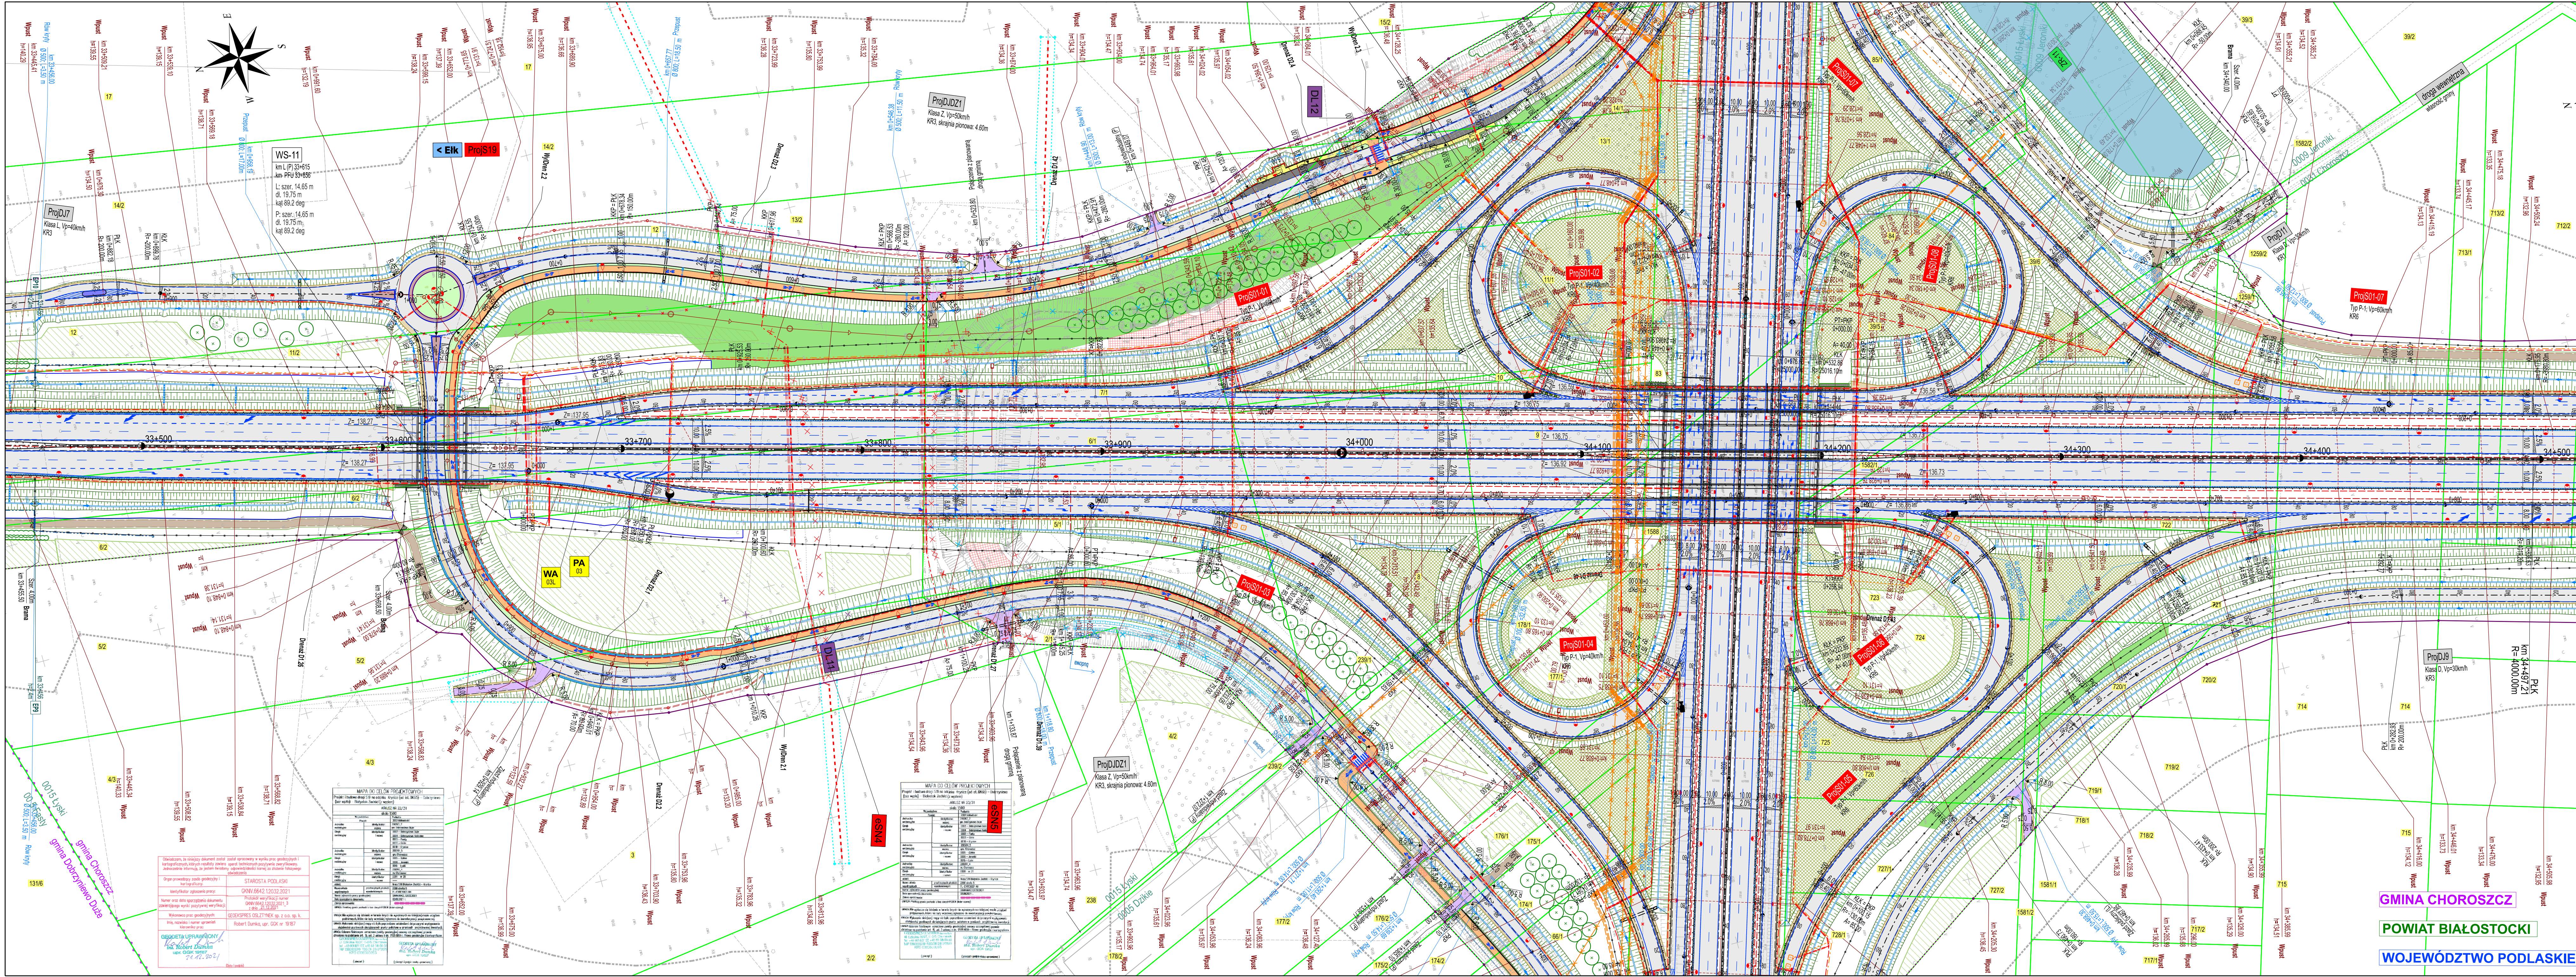

Wykonawca: **GDDKIA**

Wykonawca - Labor Konserwacji

Wykonawca - Konsolidant: **DORA**

Jednostka projektowa: **UNIBEP S.A.**

Wartość inżynierska: **Value Engineering Sp. z o.o.**

Generalny Dyrektor Dróg Krajowych i Autostrad  
z siedzibą w Warszawie, ul. Wronie 53, 00-847 Warszawa  
reprezentowany przez  
Generalną Dyrekcję Dróg Krajowych i Autostrad  
Oddział w Białymstoku  
ul. Zwycięstwa 2, 15-703 Białystok  
od km 33+450 do km 34+450

**PORR S.A.**  
ul. Mokotowska 123  
02-854 Warszawa

**UNIBEP S.A.**  
ul. 3 Maja 19  
17-100 Białka Podlaska  
oddział infrastruktury

**Value Engineering Sp. z o.o.**  
Aleja Krakowska 22A  
02-284 Warszawa

Nazwa i adres obiektu budowlanego: **Projekt i budowa drogi S19 na odcinku Krynice (od istniejącej DK65) - Dobrynielno (bez węzła) - Białystok Zachód (z węzłem)**  
wznowienie podłoża; powiat białostocki  
gmina Dobrynielno Duża i Choroszcz

Stadium: **PROJEKT BUDOWLANY**

Opisowanie: **Materiały do wydania opinii dla wniosku o wydanie Decyzji o Zezwoleniu na Realizację Inwestycji Drogowej (ZRID)**

Tytuł rysunku i arkusza: **Mapa przedstawiająca proponowany przebieg drogi, z zaznaczeniem terenu niezbędnego dla obiektów budowlanych oraz istniejącego uzbrojenia terenu wraz z określeniem zmian w dotychczasowej infrastrukturze zagospodarowania terenu**  
od km 33+450 do km 34+450

| Posadaż           | Imię i nazwisko                 | Nr uprawnień - Specjalność | Podpis |
|-------------------|---------------------------------|----------------------------|--------|
| Ogólny Projektant | mgr inż. Grzegorz Holysz        | MAZ0184PWO008 - drogi      |        |
| Projektant        | mgr inż. Gerard Marczewski      | MAZ01027PWO009 - mosty     |        |
| Projektant        | mgr inż. Robert Klimczak        | MAZ0180PWO008 - canyony    |        |
| Projektant        | dr inż. Zbigniew Chodnicki      | W0-03010 - melioracje      |        |
| Projektant        | mgr inż. Artur Tuzczak          | W0-03010 - elektryka       |        |
| Projektant        | Wojciech Grzesiak               | 2002014 - telekomunikacja  |        |
| Projektant        | mgr inż. Leszek Tischner        | 1570202 - inżynieria       |        |
| Projektant        | inż. Sylwia Kotłowska           | - / zabil                  |        |
| Projektant        | mgr inż. Aleksandra Dobrowolska | - BRD                      |        |
| Projektant        | mgr inż. Marcin Miodak          | - / SDR                    |        |

Data: 03.2022 Skala: 1:1000 Revizja: 00 Numer rysunku i arkusza: **2-09**

Kod rysunku: **S1908\_399\_Syl\_PBPZT-Rys2-09**

**GMINA CHOROSZCZ**

**POWIAT BIAŁOSTOCKI**

**WOJEWÓDZTWO PODLASKIE**